

PREFEITURA MUNICIPAL DE DERRUBADAS
 DIRETORIA DE OBRAS E VIAÇÃO
APROVADO
 DATA: 04/06/16
 ARQUIVO: 236/16

PLANTA BAIXA


PROGRAMA HABITACIONAL	PRANCHA: 01
-----------------------	----------------

LOCAL: DERRUBADAS - RS	DATA: DEZEMBRO - 2011 ESCALA: 1:75 ÁREA CONSTRUÍDA: 56,70 m ²
------------------------	--

[Signature]
 ALMIR JOSÉ BAGEGA
 PROPRIETÁRIO

[Signature]
 MÁRCIA T. PEREIRA DOS SANTOS
 ENGE CIVIL - CREA 173831

RESERVATÓRIO
CAP.: 500 lts.

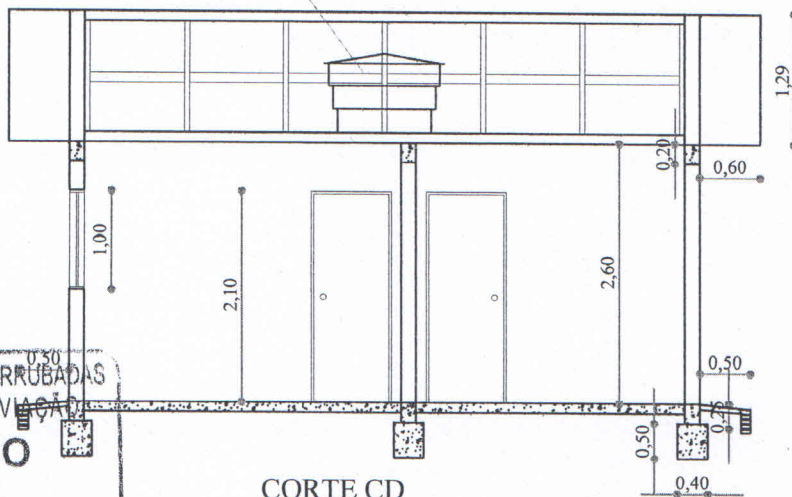

CORTE CD


PREFEITURA MUNICIPAL DE DERRUBADAS
DIRETORIA DE OBRAS E VIAS

APROVADO

DATA 04/06/11

ARQUIVO: 236/11

RESERVATÓRIO
CAP.: 500 lts.

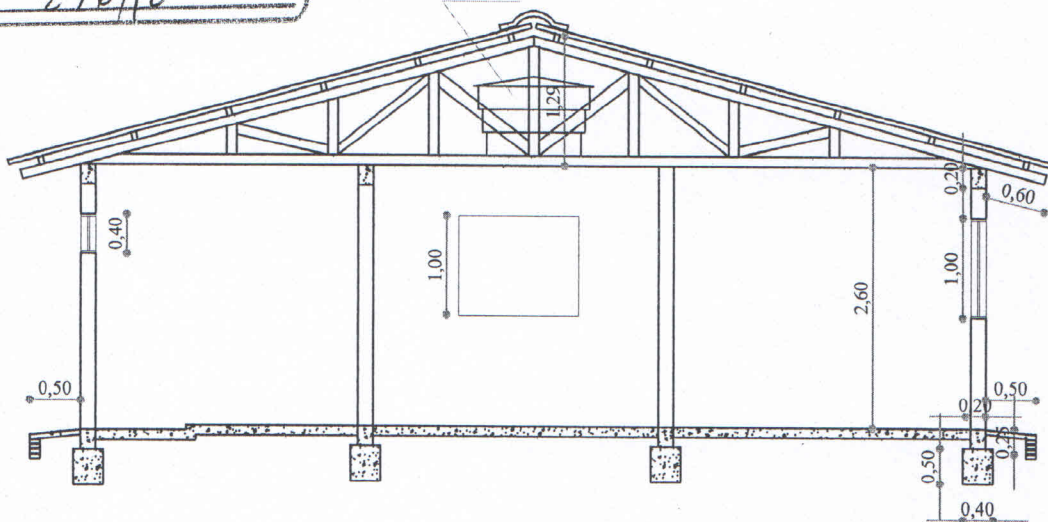

CORTE AB

PROGRAMA HABITACIONAL

PRANCHA:


02

LOCAL: DERRUBADAS - RS

DATA: DEZEMBRO - 2011
ESCALA: 1:75
ÁREA CONSTRUÍDA: 56,70 m2

ALMIR JOSÉ BAGEGA
PRÓPRIETÁRIO

MÁRCIA T. PEREIRA DOS SANTOS
ENG. CIVIL - CREA 173831

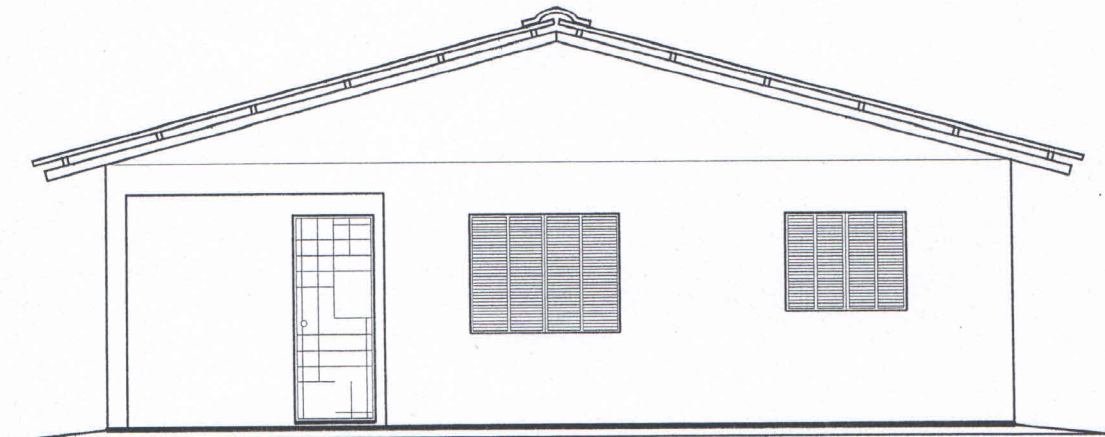

FACHADA

PREFEITURA MUNICIPAL DE DERRUBADAS
DIRETORIA DE OBRAS E VIAÇÃO
APROVADO
DATA 04/06/12
ARQUIVO: 236/12

PROGRAMA HABITACIONAL

PRANCHA:

03

LOCAL: DERRUBADAS - RS


DATA: DEZEMBRO - 2011

ESCALA: 1:75

ÁREA CONSTRUÍDA: 56,70 m²


ALMIR JOSÉ BAGEGA
PROPRIETÁRIO


MÁRCIA T. PEREIRA DOS SANTOS
ENG. CIVIL - CREA 173831

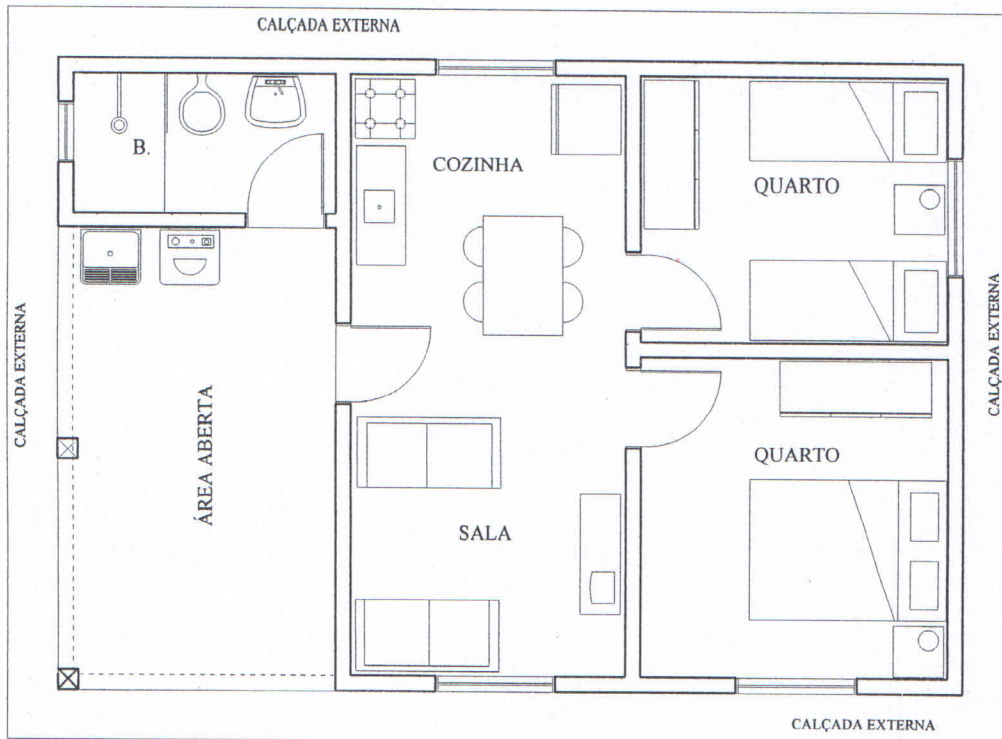

PREFEITURA MUNICIPAL DE DERRUBADAS
 DIRETORIA DE OBRAS E VIAÇÃO
APROVADO
 DATA: 04/06/12
 ARQUIVO: 236/16

PLANTA BAIXA MOBILIADA

PROGRAMA HABITACIONAL	PRANCHA: 04
-----------------------	----------------

LOCAL: DERRUBADAS - RS	DATA: DEZEMBRO - 2011 ESCALA: 1:75 ÁREA CONSTRUÍDA: 56,70 m2
------------------------	--

Almir José Bagega
 ALMIR JOSÉ BAGEGA
 PROPRIETÁRIO

Márcia T. Pereira dos Santos
 MÁRCIA T. PEREIRA DOS SANTOS
 ENG.º CIVIL - CREA 173831

QUADRO DE CARGAS


Nº CIRC.	LAMP. 100W	TOMADAS		Nº PONTOS	POTENC. (W)	BITOLA COND.	DISJUNTOR
		100W	5000W				
01	7			7	700	2.5 mm2	10 A
02			1	1	5.000	6.0 mm2	30 A
03		12		12	1.200	2.5 mm2	15 A
04		1		1	500	2.5 mm2	15 A
SOMA	7	13	1	21	7.400		

OBS.: Todas as tomadas deverão ter aterramento com fio cobre 2,5 mm².

LEGENDA

- LÂMPADA INCANDESCENTE NO TETO - 100W
- LÂMPADA INCANDESCENTE NA PAREDE - 100W
- TOMADA 100W - h.: 0,40 m do piso acabado
- TOMADA 100W - h.: 1,10 m do piso acabado
- TOMADA 500W - h.: 1,10 m do piso acabado
- TOMADA CHUVEIRO 5.000W
- ATERRAMENTO (CABO DE COBRE)
- INTERRUPTOR SIMPLES
- INTERRUPTOR TRIPLO
- C.D. CENTRO DE DISTRIBUIÇÃO
- C.M. CENTRO DE MEDIÇÃO
- NEUTRO E FASE
- NEUTRO, FASE E RETORNO
- NEUTRO, FASE E ATERRAMENTO

CHUVEIRO ATERRAMENTO (FIO TERRA) 6 mm²

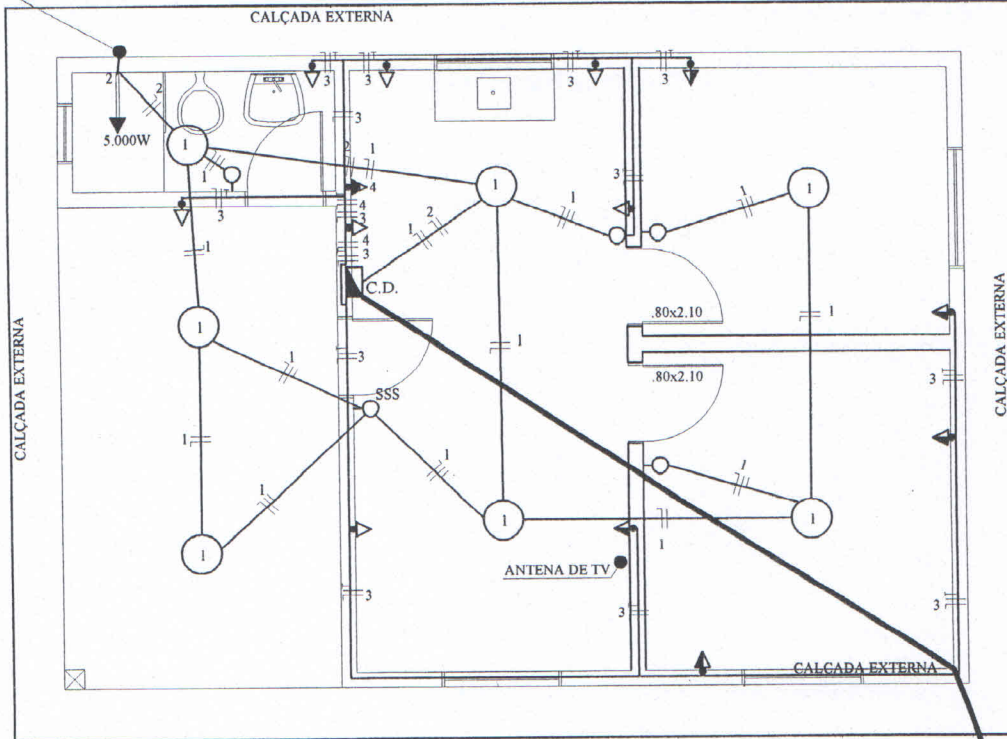

PROJETO ELÉTRICO

PREFEITURA MUNICIPAL DE DERRUBADAS
 DIRETORIA DE OBRAS E VIAÇÃO
APROVADO
 DATA: 24.06.12
 ARQUIVO: 236/12

PROGRAMA HABITACIONAL

PRANCHA:
05

LOCAL: DERRUBADAS - RS




DATA: DEZEMBRO - 2011
 ESCALA: 1:75
 ÁREA CONSTRUÍDA: 56,70 m2

ALMIR JOSÉ BAGEGA
 PROPRIETÁRIO

MÁRCIA T. PEREIRA DOS SANTOS
 ENGº CIVIL - CREA 173831

CONDUTOR MULTIPLEX

CONDUTOR SINGELO

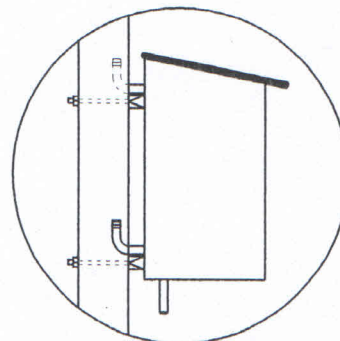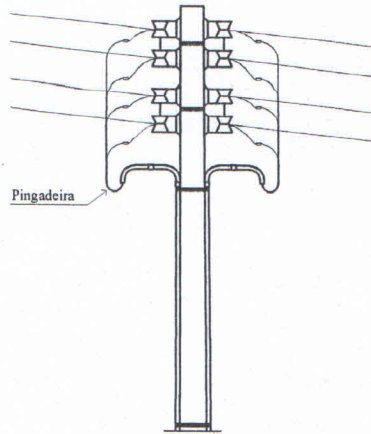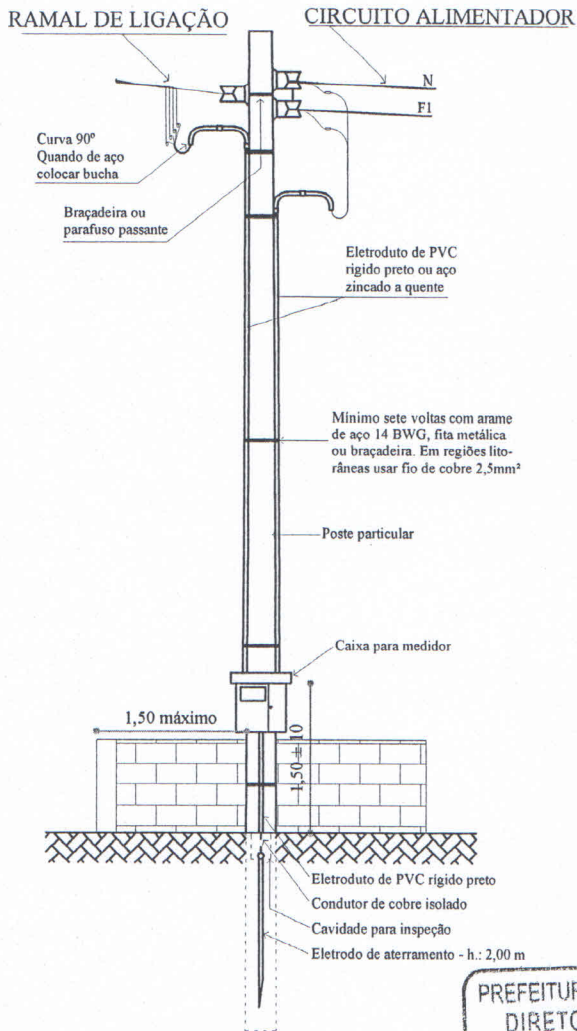

VISTA LATERAL

PREFEITURA MUNICIPAL DE DERRUBADAS
 DIRETORIA DE OBRAS E VIAÇÃO
APROVADO
 DATA: 06/06/11
 ARQUIVO: 234/11

PROGRAMA HABITACIONAL

PRANCHA:


06

LOCAL: DERRUBADAS - RS

DATA: DEZEMBRO - 2011
 ESCALA: 1:75
 ÁREA CONSTRUÍDA: 56,70 m2

ALMIR JOSÉ BAGEGA
 PROPRIETÁRIO

MÁRCIA T. PEREIRA DOS SANTOS
 ENGRª CIVIL - CREA 173831

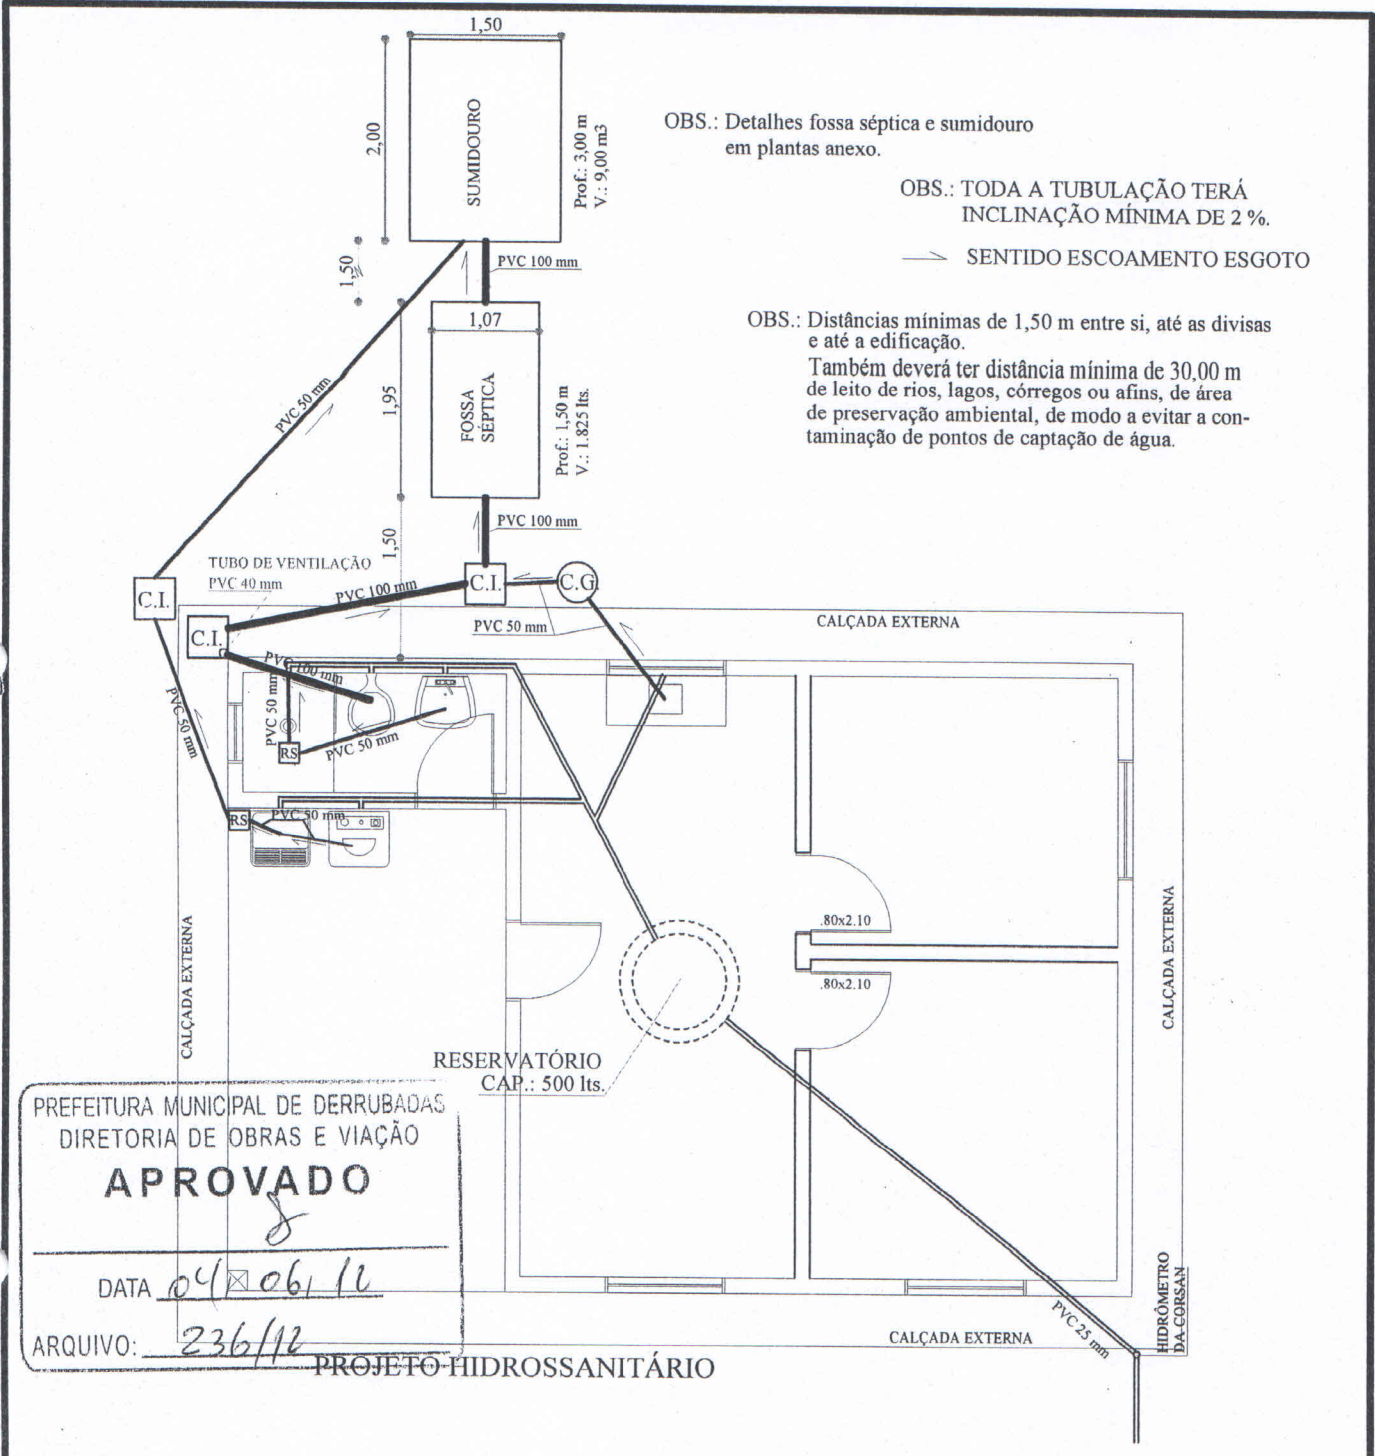

PREFEITURA MUNICIPAL DE DERRUBADAS
DIRETORIA DE OBRAS E VIAÇÃO
APROVADO
DATA 04/06/12
ARQUIVO: 236/12


PROJETO HIDROSSANITÁRIO

PROGRAMA HABITACIONAL PRANCHA: 07

LOCAL: DERRUBADAS - RS DATA: DEZEMBRO - 2011
ESCALA: 1:75
ÁREA CONSTRUÍDA: 56,70 m²


ALMIR JOSÉ BAGEGA
PRÓPRIETÁRIO

MÁRCIA T. PEREIRA DOS SANTOS
ENG. CIVIL - CREA 173831

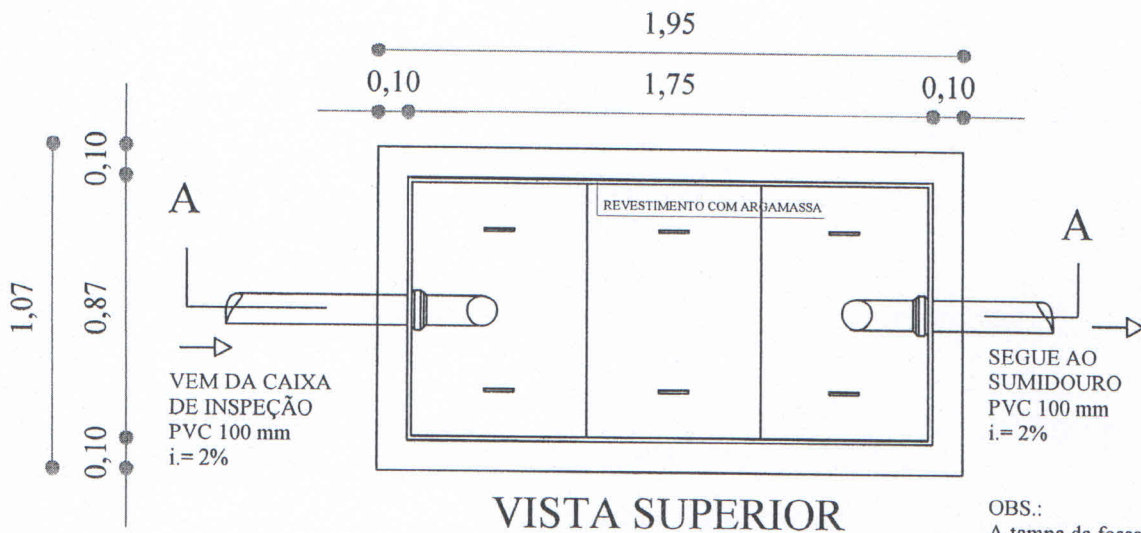

VISTA SUPERIOR

OBS.:
A tampa da fossa deverá ser executada em 3 módulos para que um deles sirva de inspeção.

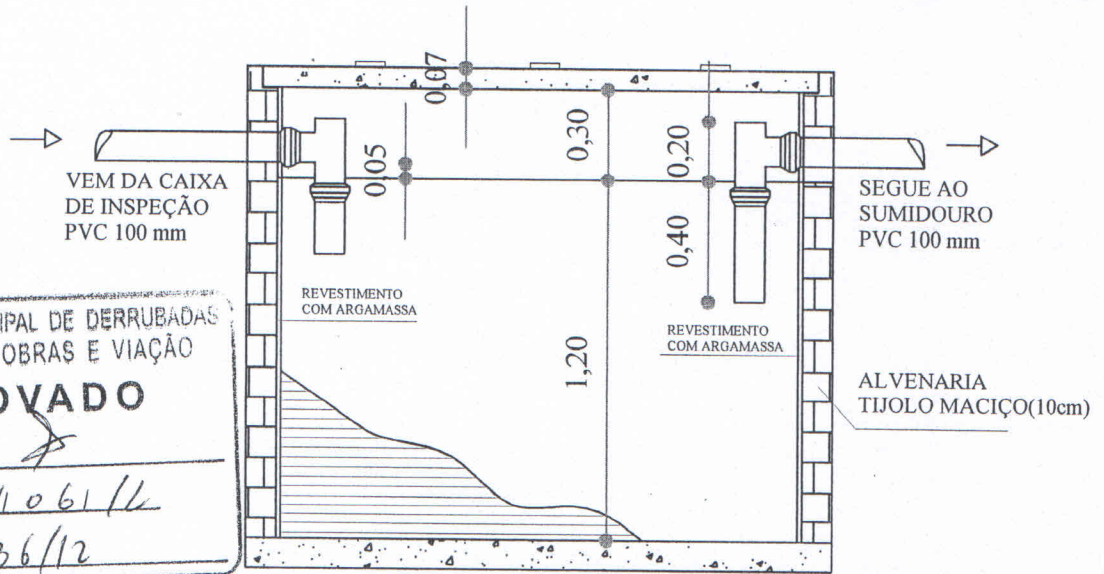

CORTE AA

PREFEITURA MUNICIPAL DE DERRUBADAS
DIRETORIA DE OBRAS E VIAÇÃO
APROVADO
DATA: 04/06/16
ARQUIVO: 236/12

FOSSA SÉPTICA

PROGRAMA HABITACIONAL


PRANCHA:
08

LOCAL: DERRUBADAS - RS


DATA: DEZEMBRO - 2011
ESCALA: 1:25

ALMIR JOSÉ BAGEGA
PREFEITO MUNICIPAL

MÁRCIA T. PEREIRA DOS SANTOS
ENG. CIVIL - CREA 173831

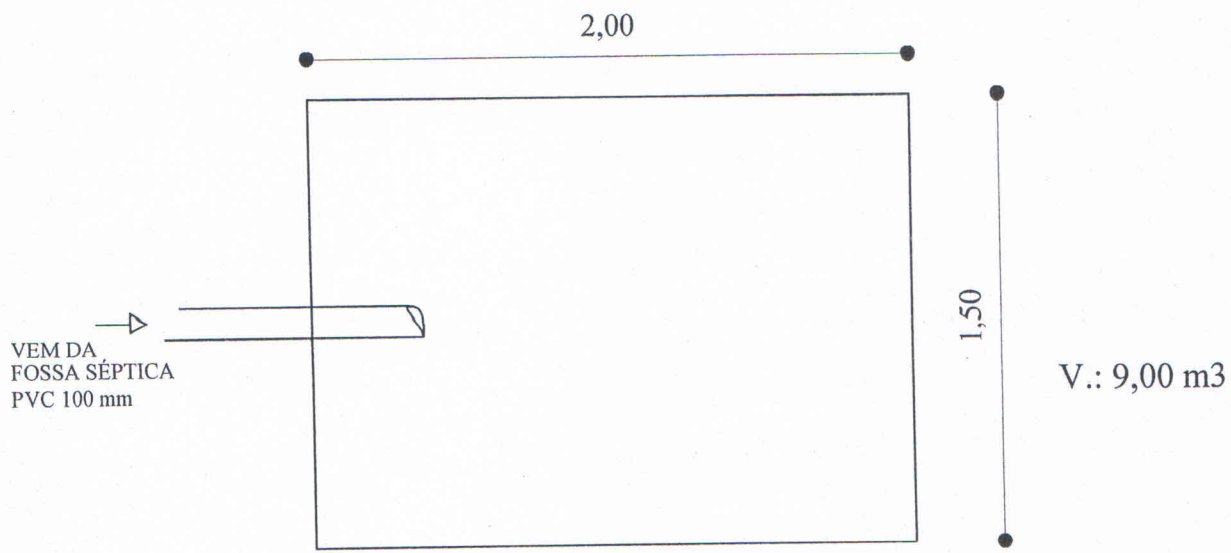

VISTA SUPERIOR

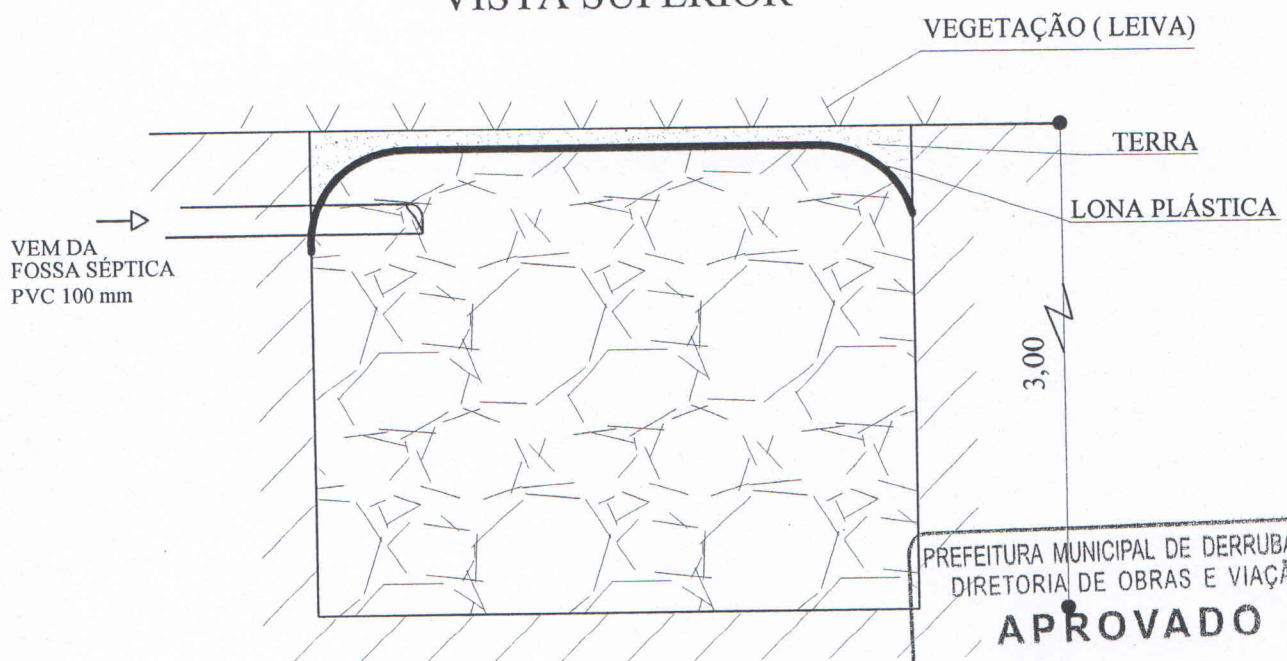

CORTE

SUMIDOURO

PREFEITURA MUNICIPAL DE DERRUBADAS
 DIRETORIA DE OBRAS E VIAÇÃO
APROVADO
 DATA: 04/06/11
 ARQUIVO: 236/11

PROGRAMA HABITACIONAL		PRANCHA: 09
LOCAL: DERRUBADAS - RS	DATA: DEZEMBRO - 2011 ESCALA: 1:25	
 ALMIR JOSÉ BAGEGA PREFEITO MUNICIPAL	 MÁRCIA T. PEREIRA DOS SANTOS ENG ^o CIVIL - CREA 173831	